


WOHNÜBERBAUUNG "BELLAGIO" ALTE LANDSTRASSE, 8708 MÄNNENDORF

BAUHER GUIDO THALER AG ZÜRCHERSTRASSE 282 8406 WINTERTHUR		OBJEKTNUMMER 1650	
UNTERGESCHOSS		HAUS F	
ZEICHNER R. BRANDENBERGER	OKTAG 05.12.2008	MASSSTAB 1:50	PLANNUMMER 1650-52B
PROJEKT 12884	VERBAUER 1320-1329		

SITUATION 1:1000

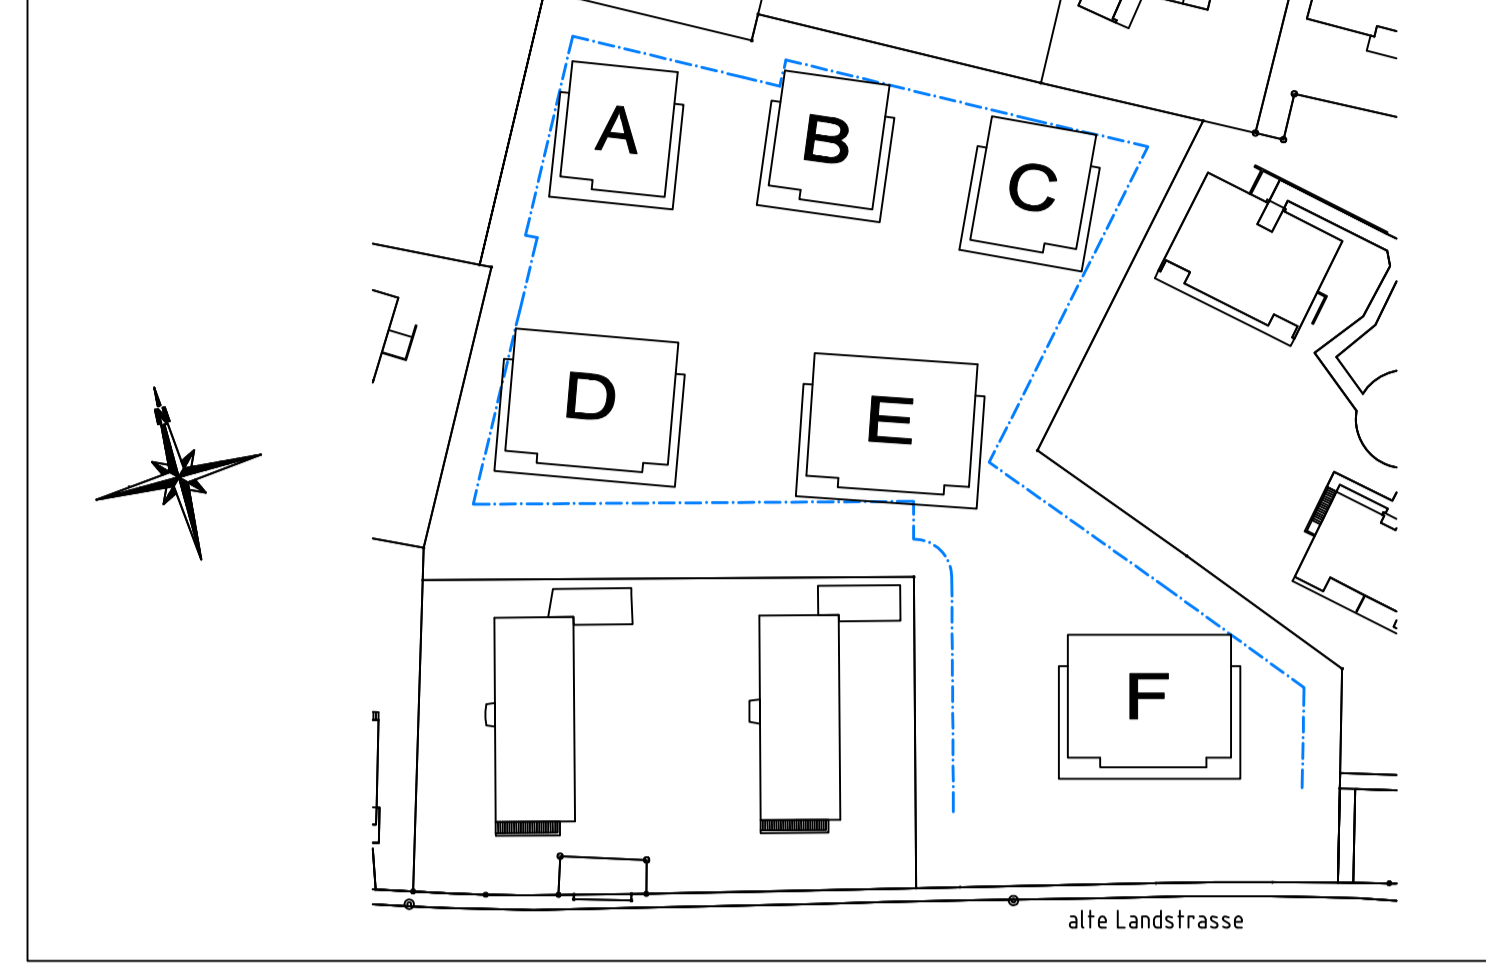

± 0.00 = 424.05 Meter über Meer = Oberkant fertig Boden Treppenhaus Erdgeschoss

REVISIONEN

A	zusätzliche Rinne bei Garagenzufahrt	18.12.2008	R. Brandenberger
B	Ausstertreppung gemäss Ingenieur angepasst	29.12.2008	R. Brandenberger
C			
D			
E			
F			
G			
H			
I			

SCHRAFFUR- UND FARBLEGENDE

	Deckung		verfälschter Beton
	Kalksandstein		nachträgliche Vormauerung in Kalksandstein
	Swissmodul-Backstein		nachträgliche Vormauerung in Swissmodul-Backstein
	Schalldämmstein Cablo		Möbel / Glase
	Betonwerkstein / Kurneststein		Nachstriche
	Wärmedämmung		Sperrschichten

ERLÄUTERUNGEN ZU PLANABKÜRZUNGEN

Auz	Außenzughehrk	Ok./Sch	Oberkant rohe Schwelle
Ba	Bodenablauf	Plu	Plutabstreck
Bc	Backofen	Rad	Radator
Dw	Dachrassenaufk	Ta	Tablenschrnk
Dk	Drehknopfge Fenster	Ts	Türschliesser
Ge	Gerätebo	Tu	Türschloß
Ge	Geländer	Uk./Sb	Unterkant fertig Sturz
Hr	Handschradler elektrisch	Uk./Sb	Unterkant roher Sturz
K	Kübel Vorwandfließen	Vk	Verbindungsfließen
Kd	Külschrnk	Ve	Verbindungsfließen mit elektrischer Anleab
La	Lichtschacht	Wm	Waschmaschine
M	Motor der elektrisch angetriebenen Kriekammerkise	Wt	Waschturm
MD	Mischfließbohrer	Zm	Zernschwelle
Ok./F.	Oberkant fertig Brüstung		
Ok./B.	Oberkant rohe Brüstung		
Ok./Sch	Oberkant fertig Schwelle		

BESONDERHEITEN
Sämtliche Türrahmen sind ab höherem fertigen Boden beziehungsweise Schwelle bis Unterkant roher Sturz zu mauern
In sämtlichen Wohnungs- und Treppenhausebenen dürfen keinerlei Installationen (Sanitär, Elektro, etc.) vorgenommen werden > Schallschutz!

Wirnsperger Technik
Elektro- und Telefonanlagen

PLANNR.:	
GEZ:	MO
MST.:	
REV.:	10.08.09



Kempthalstrasse 38 8320 Effretikon
Tel: 044 / 956 60 30 Fax: 044 / 956 60 40

REVISIONEN ELEKTROINSTALLATIONEN

10.08.09	E 21 Käuferwünsche Keller Waschen
----------	-----------------------------------

LEGENDE ELEKTROINSTALLATIONEN

	Deckeneinbauleuchte		Schlauchbohrer / Düse
	Bodenleuchte		Rezeptionsgerät / Dose
	Leitung 0/1		Rezeptionsgerät / Dose
	Leitung in Rohrdacke		Steckdose Schmelzsicherung
	Leitung von unten nach oben		Steckdose Meldeleuchte
	Leitung nach unten		Steckdose TV
	Leitung von unten		Steckdose Handy
	Leitung in Wand mit Schutzrohr		Steckdose Handy
	Leitung in Wand mit Schutzrohr		Steckdose Handy
	Leitung in Wand mit Schutzrohr		Steckdose Handy

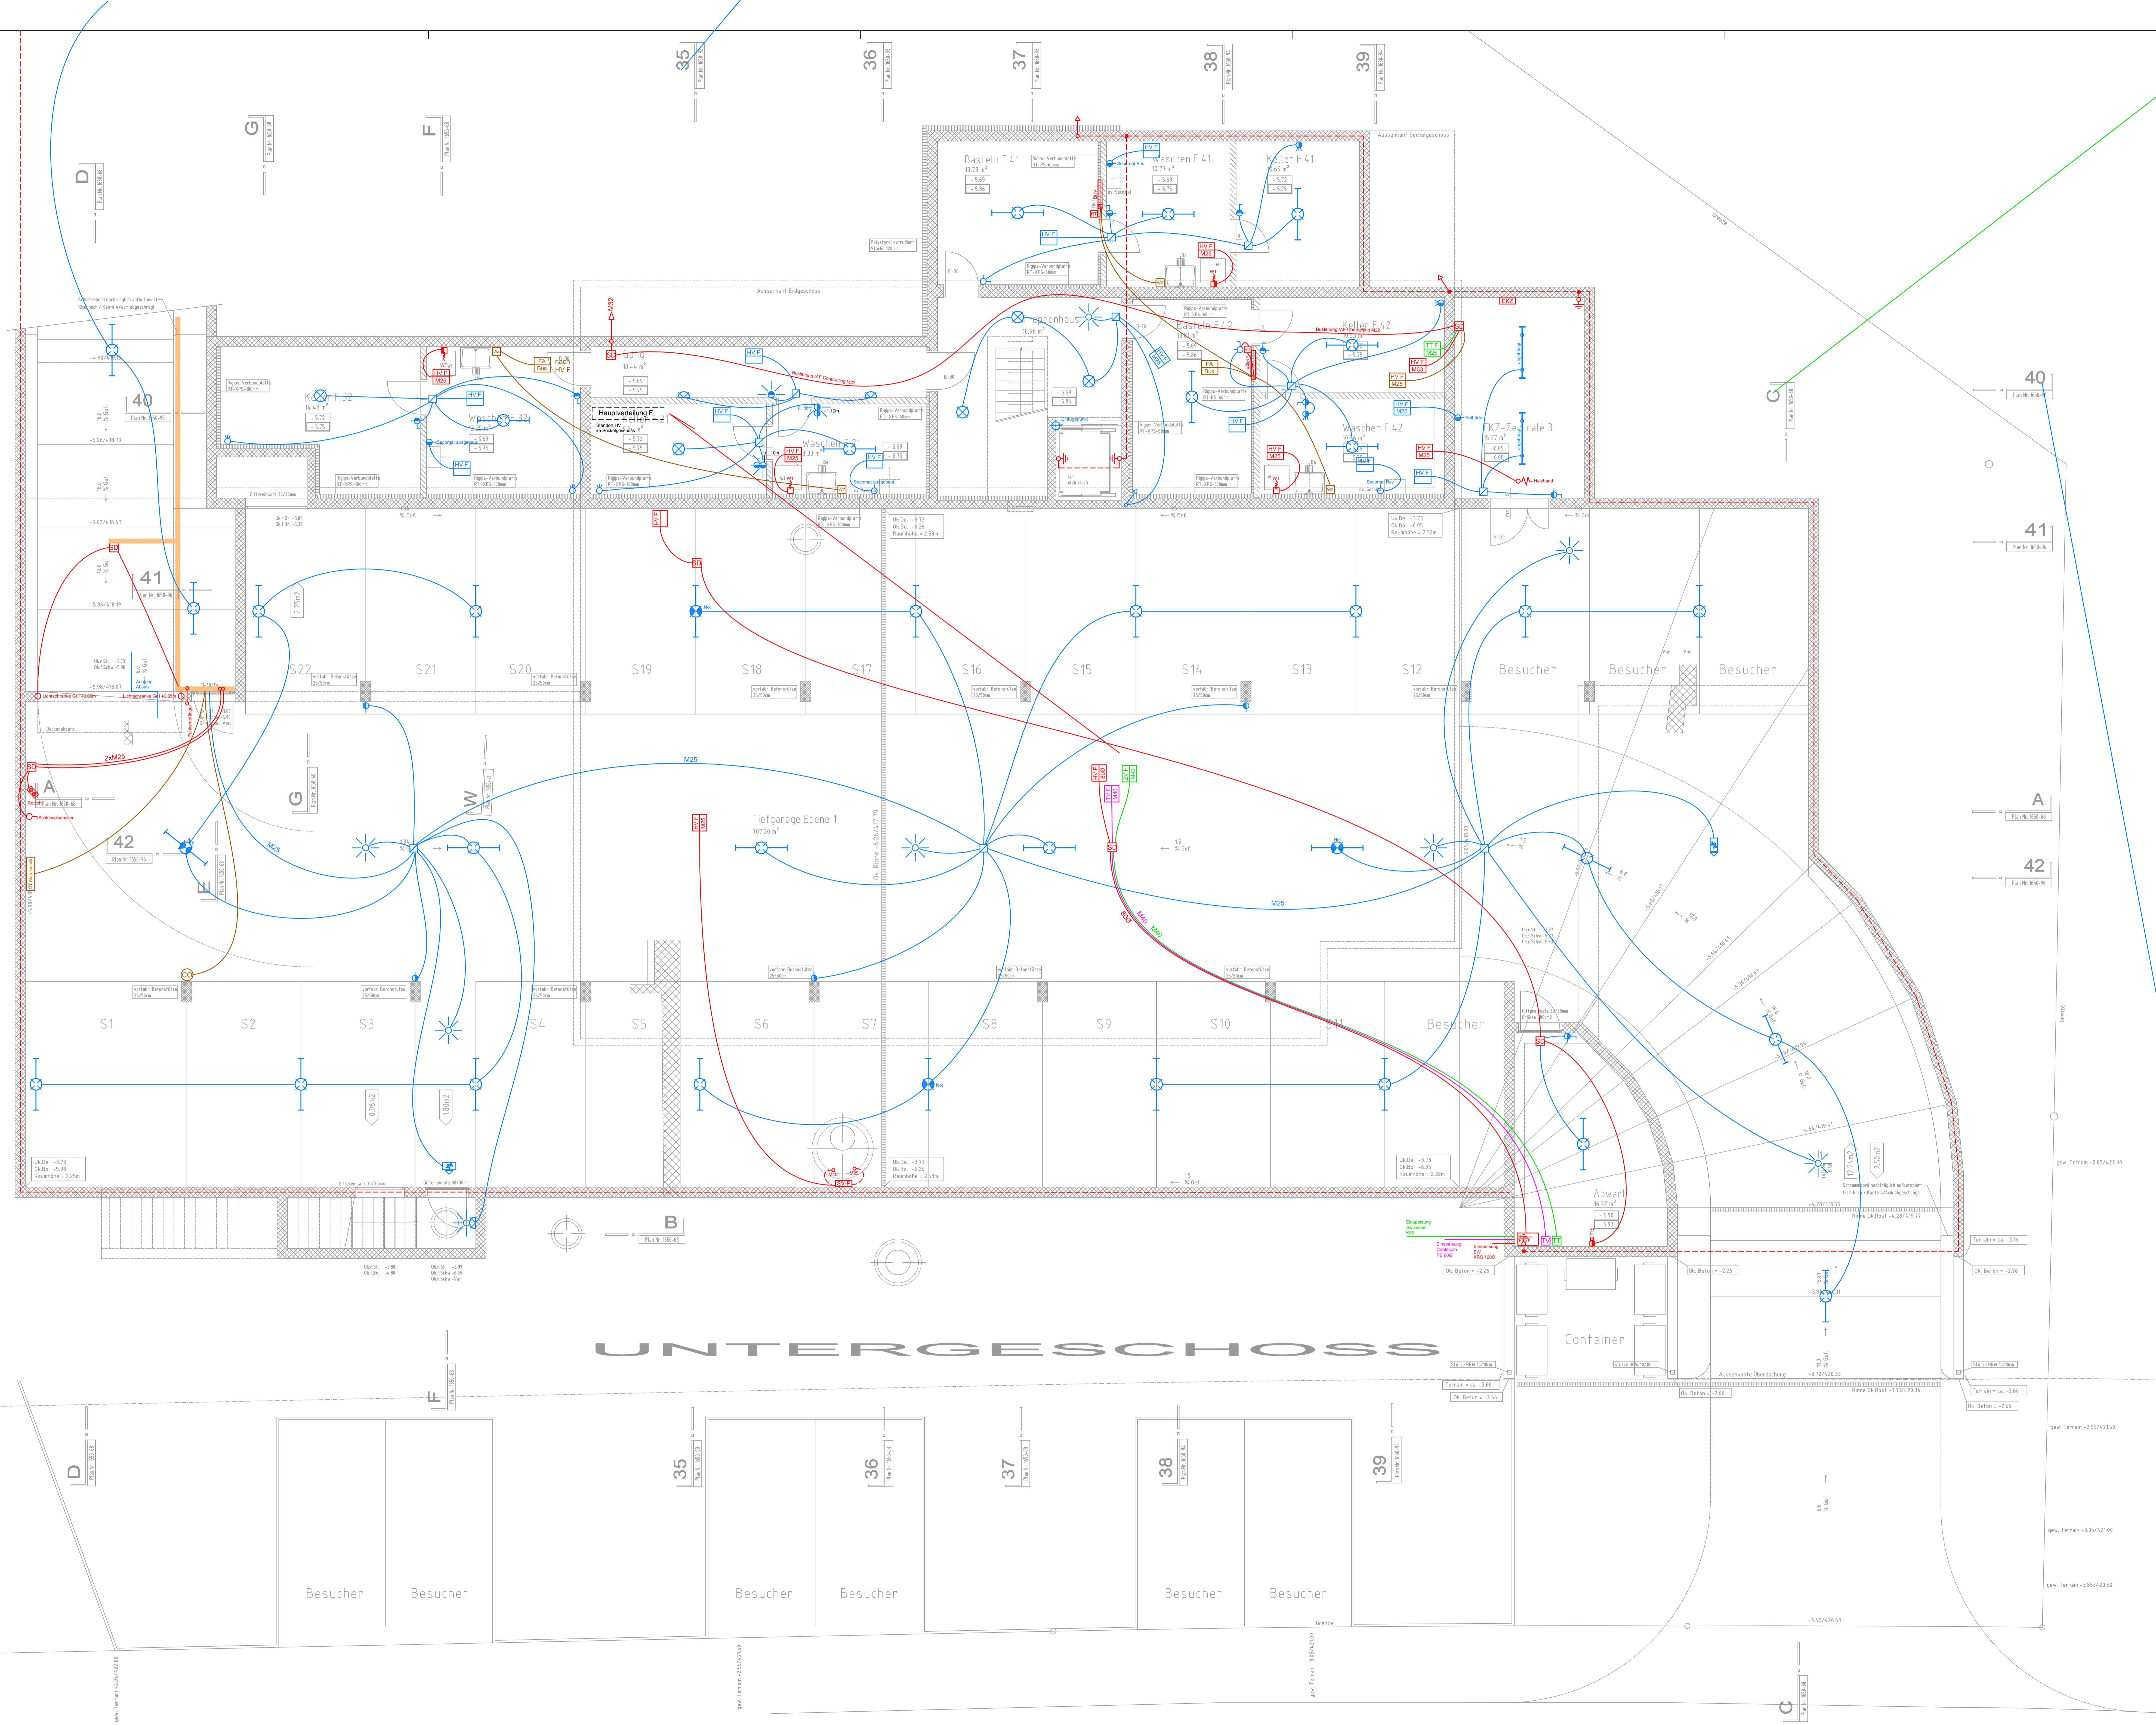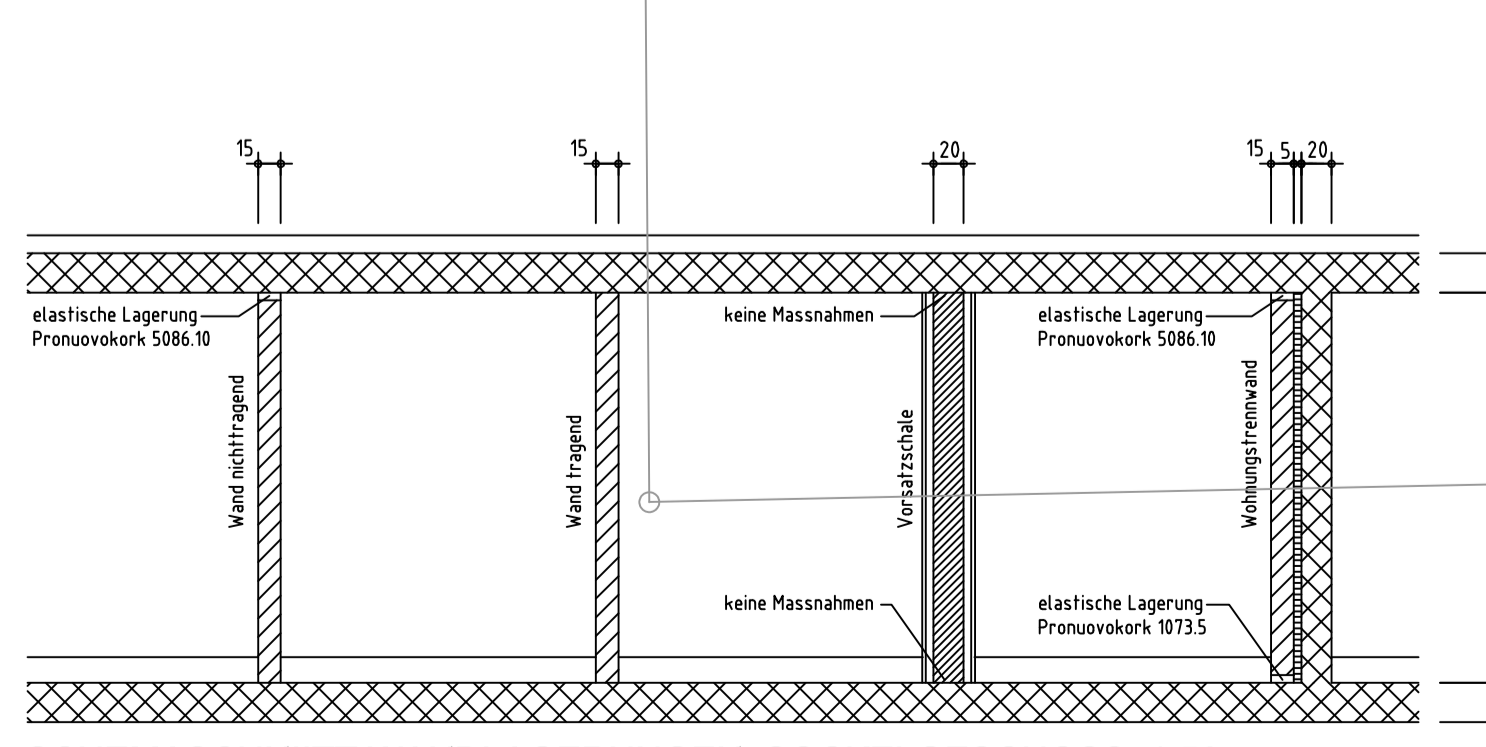

UNTERGESCHOSS